



SANIT./ VESTIÁRIO 02

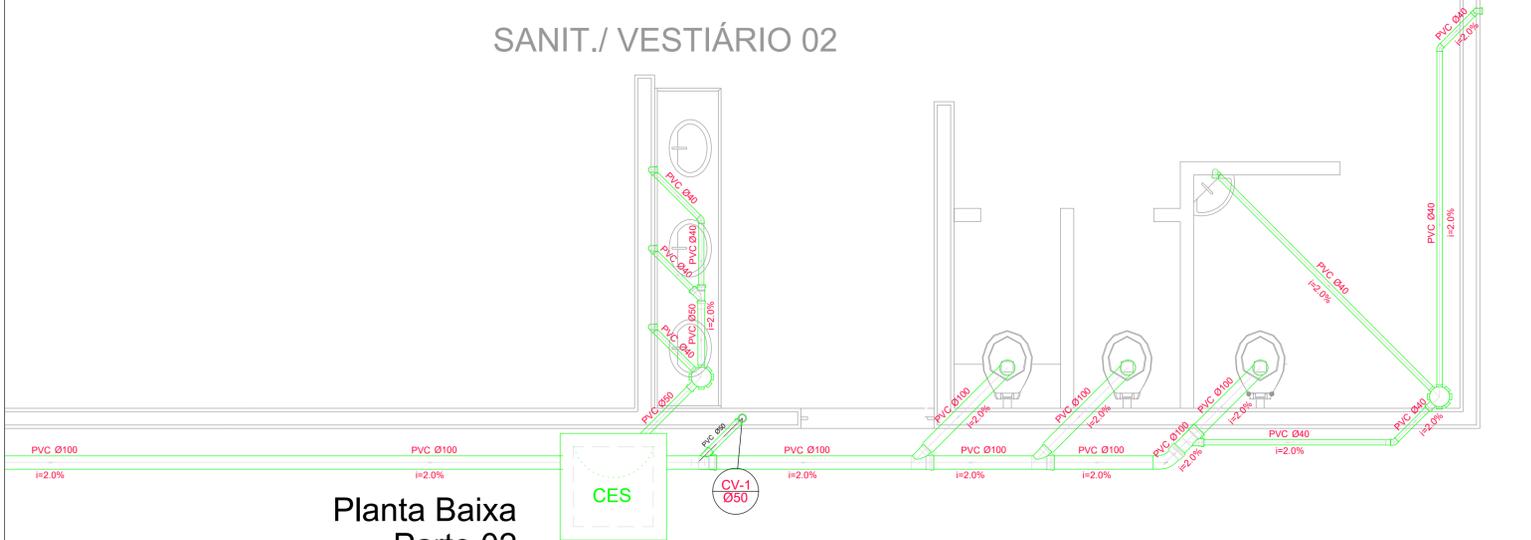


Legenda	
	Caixa Sifonada
	Caixas Inspeção Esgoto Sifonada
	Ralo seco dos Chuveiros

Lista de Materiais	
Caixas de Passagem	
Caixa de inspeção de esgoto em alvenaria CES- 60x60 cm	2 pç
PVC Acessórios	
Caixa sifonada 150x150x50	6 pç
Ralo sifonado alt. reg. saída 40 100 mm - 40 mm	6 pç
Sifão de copo p/ pia e lavatório 1" - 1.1/2"	8 pç
Válvula p/ lavatório e tanque 1"	8 pç
PVC Esgoto	
Curva 45 curta 100 mm	1 pç
Curva 90 curta 40 mm	16 pç
Joelho 45 40 mm	7 pç
Joelho 90 100 mm	6 pç
Joelho 90 c/anel p/ esgoto secundário 40 mm - 1.1/2"	10 pç
Junção simples 100 mm - 50 mm	5 pç
100 mm - 100 mm	5 pç
50 mm - 40 mm	6 pç
Tubo PVC ponta-bolsa c/ virola 50 mm - 2"	12.0 m
Tubo rígido c/ ponta e bolsa soldável 40 mm	5.50 m
Tubo rígido c/ ponta lisa 100 mm - 4"	36.0 m
40 mm	42.0 m
50 mm - 2"	6.00 m
Ventilação	
PVC Esgoto Curva 90 curta 50 mm	2 pç
Tubo PVC ponta-bolsa c/ virola 50 mm - 2"	3.50 m

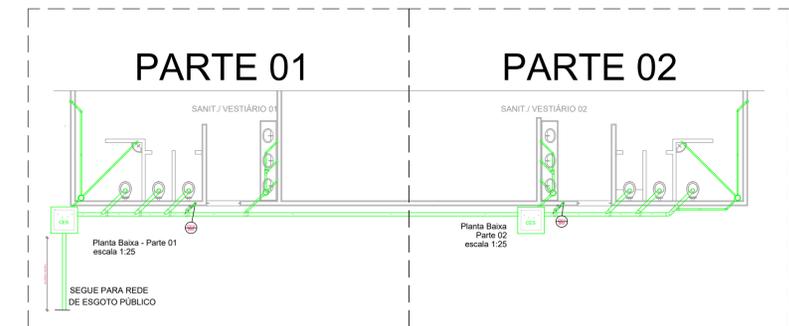

LOCALIZAÇÃO
escala 1:100

SANIT./ VESTIÁRIO 01

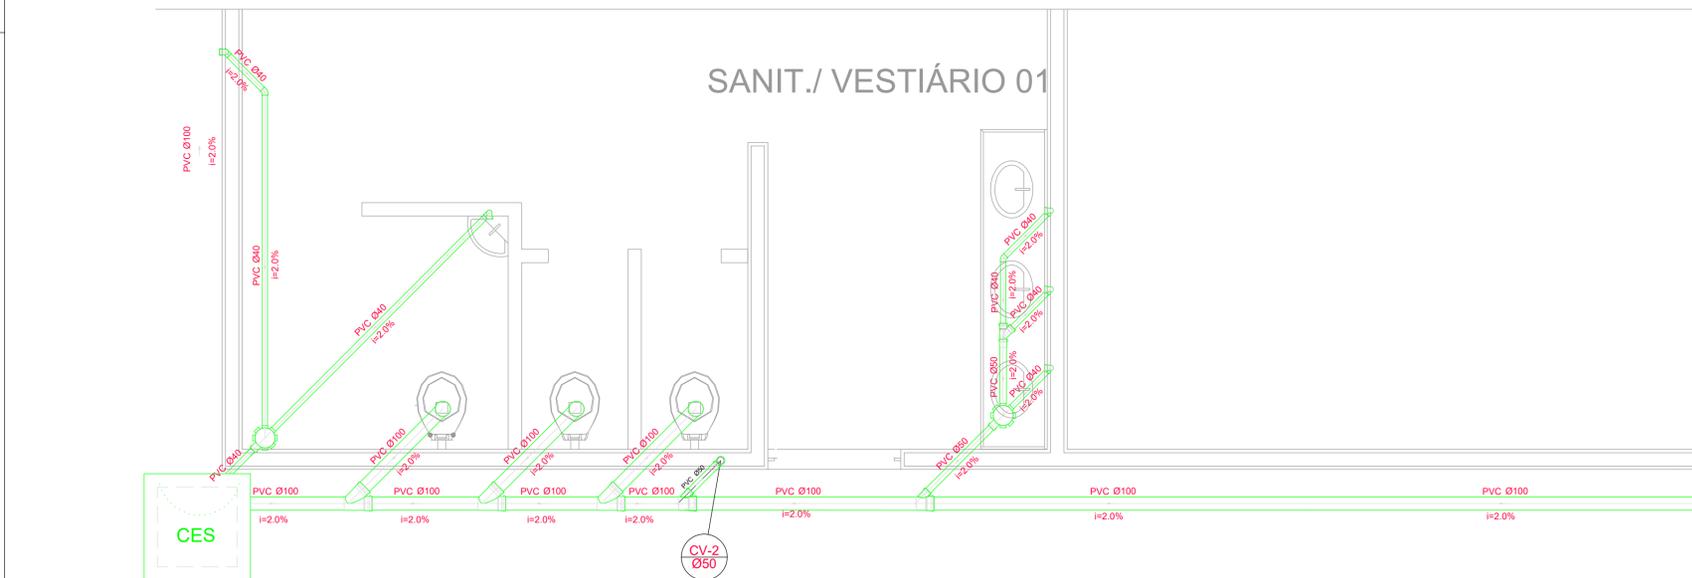

SEGUIE PARA REDE DE ESGOTO PÚBLICO

PROJETO PADRÃO - FNDE

MUNICÍPIO - UF: CAJATI-SP
PROPRIETÁRIO: PREFEITURA MUNICIPAL DE CAJATI
ENDEREÇO: ESTRADA TAKASHI FUKUDA, S/N - BAIRRO ABÓBORA - 11950-000



QUADRA COBERTA COM PALCO
BAIRRO ABÓBORA

COORDENAÇÃO Secretaria de Obras e Mobilidade Urbana	PLANTA BAIXA - REDE DE ESGOTO E DETALHAMENTO DAS TUBULAÇÕES.	HID
REVISÃO BTS ENGENHARIA	ESCALA INDICADAS DATA EMISSÃO OUTUBRO/2024	PRANCHA 02/02
FORMATO DESENHO		